




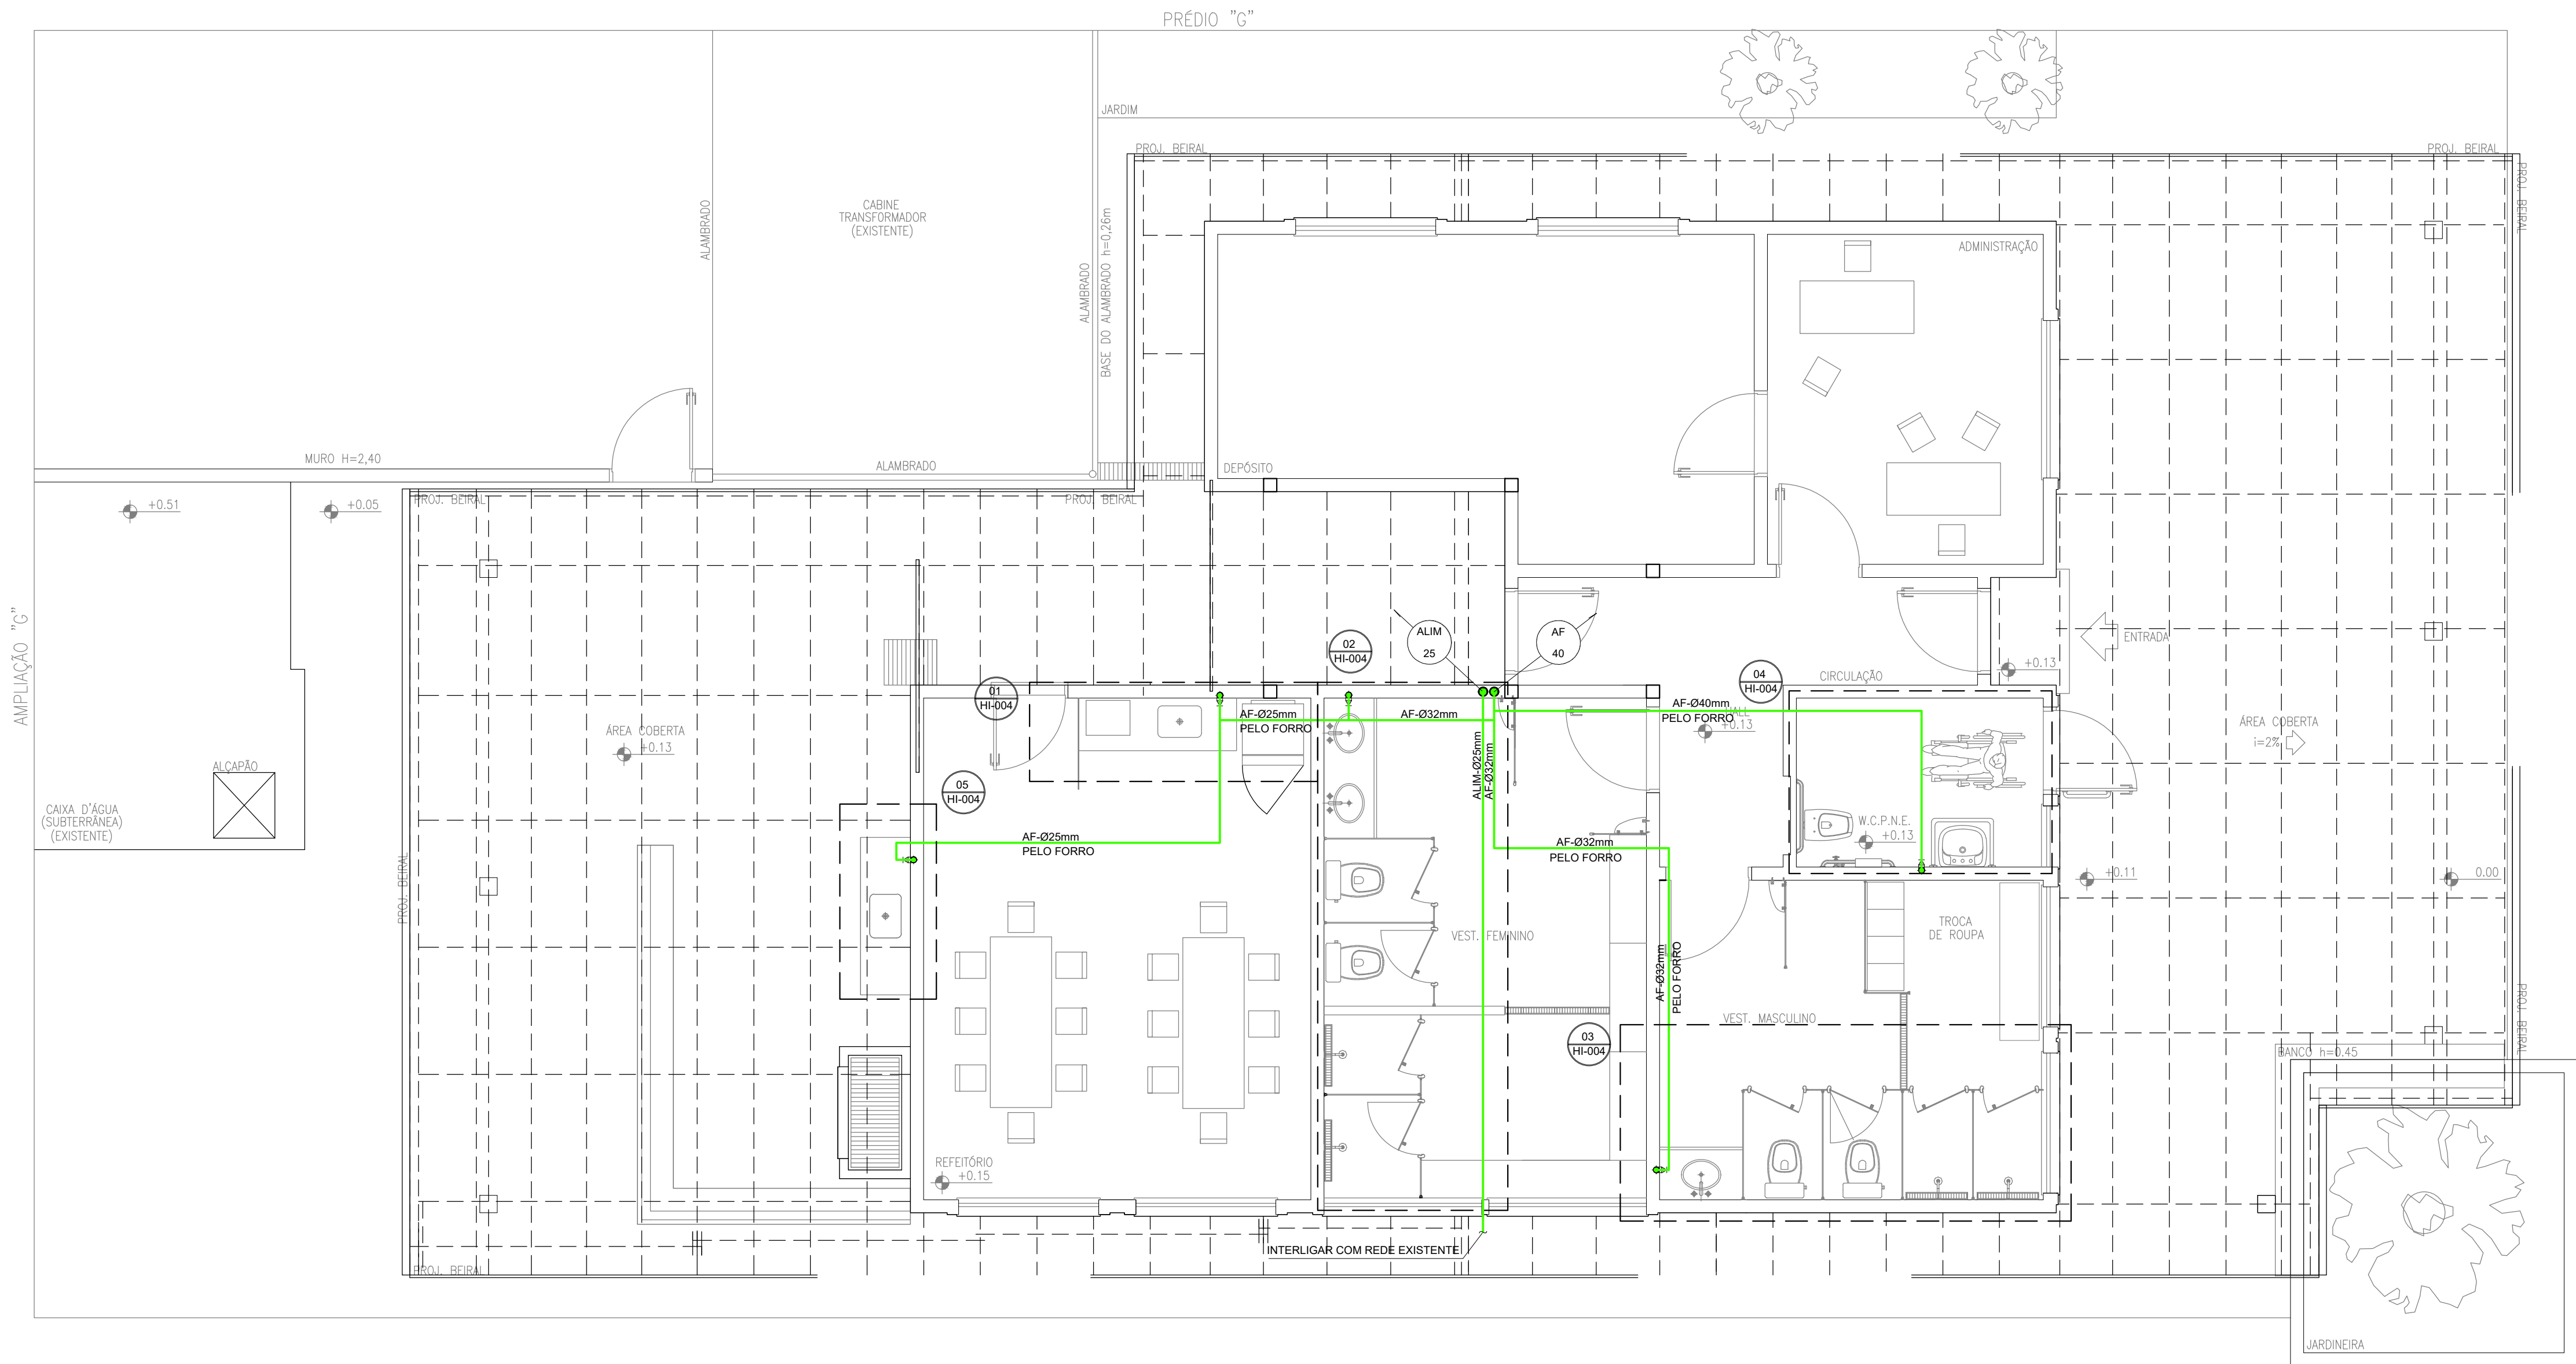

PLANTA BAIXA – BLOCO "E"
ÁGUA FRIA
ESCALA 1:50

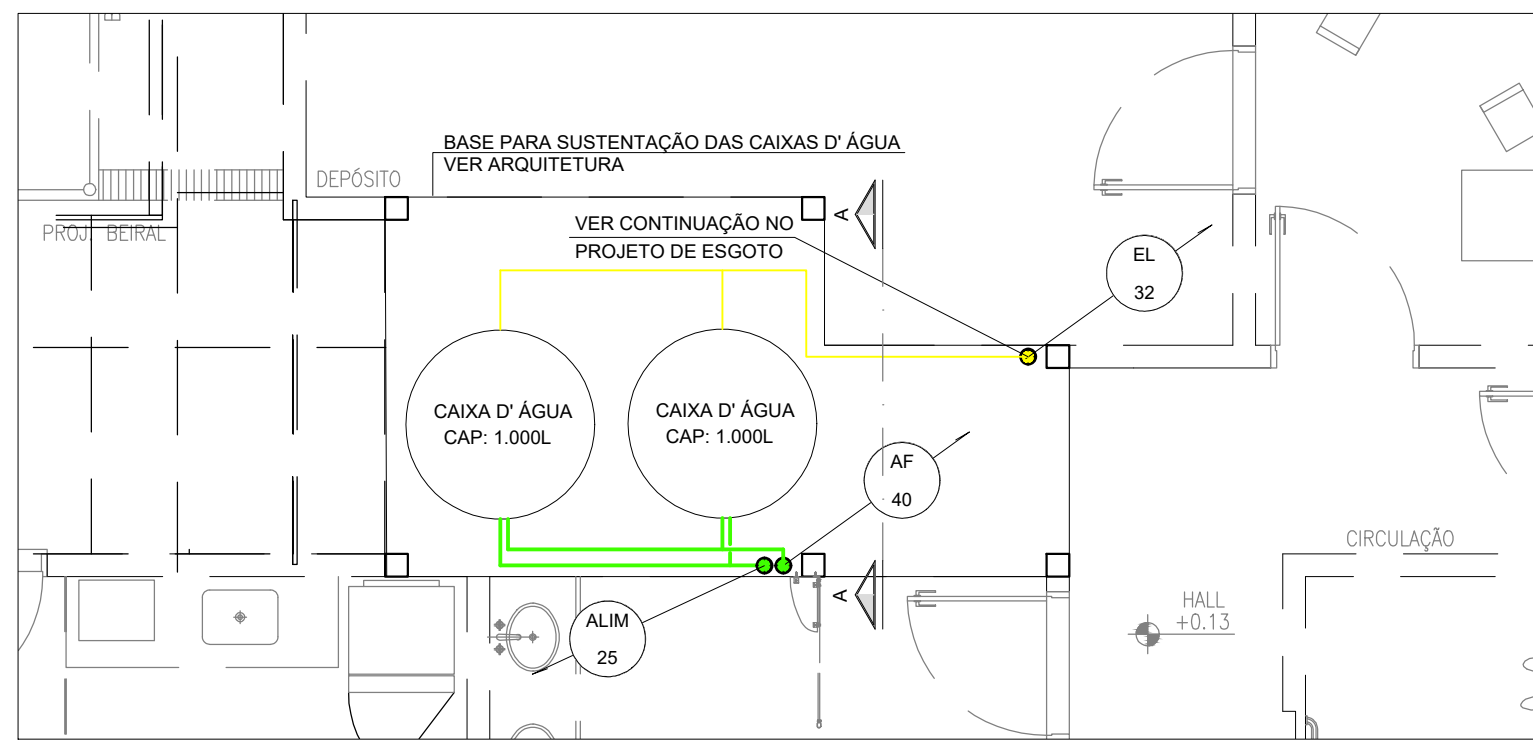

LAJE TÉCNICA – BLOCO "E"
ÁGUA FRIA
ESCALA 1:50

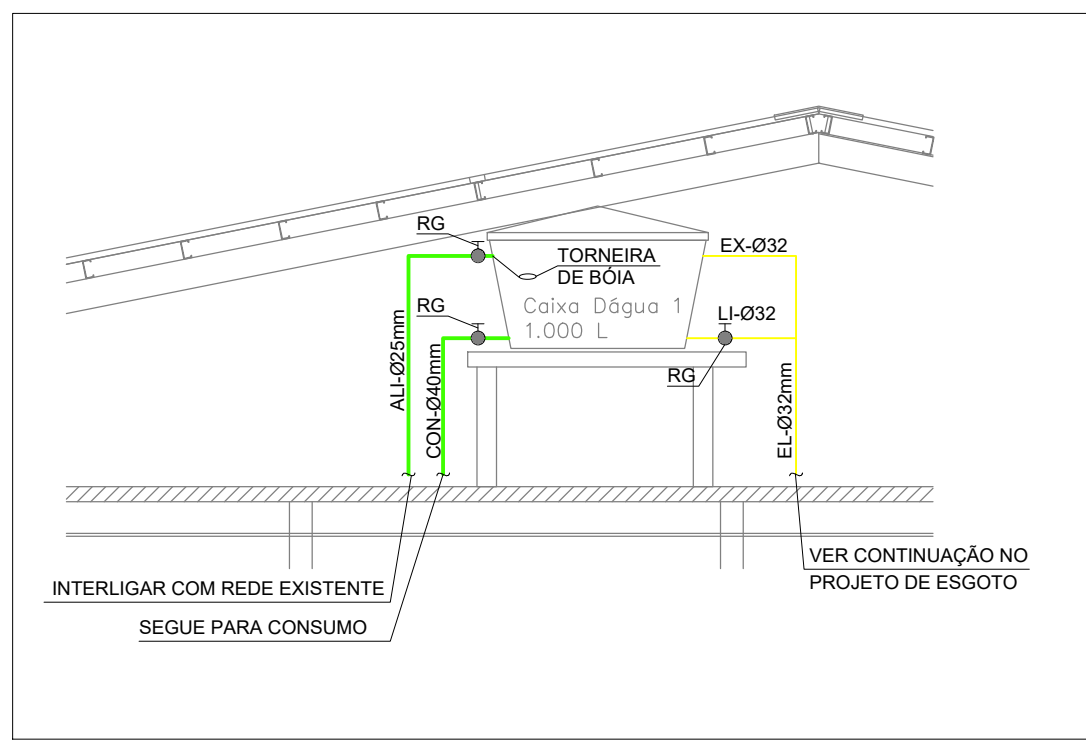

CORTE AA'
ÁGUA FRIA
ESCALA 1:50

LEGENDA	
AF	TUBULAÇÃO DE ÁGUA FRIA - PVC MARROM
AP	TUBULAÇÃO DE ÁGUAS PLUVIAIS - PVC SÉRIE R
E	TUBULAÇÃO DE ESGOTO - PVC SÉRIE R
V	TUBULAÇÃO DE VENTILAÇÃO - PVC MARROM
⊙	RAIO SIFONADO
⊗	GRELHA HEMISFÉRICA
●	PRUMADA
○	PRUMADA DE VENTILAÇÃO
●	REGISTRO DE PRESSÃO COM ACABAMENTO
⊞	CAIXA DE INSPEÇÃO DE ESGOTO
⊞	BOCA DE LEÃO COM GRELHA CENTRAL
XX HI-YYY	INDICAÇÃO DE DETALHE XX - NÚMERO DO DETALHE YYY - NÚMERO DA FOLHA
XX YY	INDICAÇÃO DE PRUMADA XX - TIPO DA PRUMADA YY - DIÂMETRO DA TUBULAÇÃO
XX i=YY%	FLUXO DA TUBULAÇÃO XX - DIÂMETRO DA TUBULAÇÃO YY - DECLIVIDADE

NOTAS	
1 - P/	DETALHES CONSTRUTIVOS, VER PROJETO EXECUTIVO
2 - A	DECLIVIDADE MÍNIMA DA TUBULAÇÃO DE ESGOTO SERÁ: ATÉ a 75mm i= 2 % ≥ 100mm i= 1 %
3 - A	TUBULAÇÃO DE ÁGUA PLUVIAL TERÁ DECLIVIDADE MÍNIMA DE 0,5 %
4 - P/	POSIÇÃO E ALTURA EXATA DOS PONTOS, VER PROJ. "ARQUITETURA"
5 - P/	DETALHES ISOMÉTRICOS, VER PROJETO EXECUTIVO
6 - A	COLUMNA DE VENTILAÇÃO DEVERÁ ELEVAR-SE À, NO MÍNIMO 30 cm ACIMA DO TELHADO
7 - A	CALHA DE COBERTURA DEVERÁ TER DECLIVIDADE MÍNIMA DE 0,5 % NO SENTIDO DO CAPTOR
8 - P/	ESPECIFICAÇÕES DE MATERIAIS, VER MEMORIAL DESCRITIVO

01	07/07/2020	LAJE TÉCNICA - ALIMENTAÇÃO DOS RESERVATÓRIOS E EXCLUSÃO DO MICTÓRIO	L.O.
00	01/07/2020	EMIÇÃO INICIAL	L.O.
REVISÃO	DATA	DESCRIÇÃO	RESP.
PROJETO			PROJETO
HIDRÁULICA			ESCALA
1:50			FASE
PROJETO EXECUTIVO			FOLHA N.
01/04			TÍTULO
TÉRREO - BLOCO "E"			RESPONSÁVEL
ÁGUA FRIA			DESENHISTA
01			REVISÃO
NOME DO ARQUIVO			007-IEE-HID-PE-001-R01
D. FERREIRA			L. OLIVEIRA