


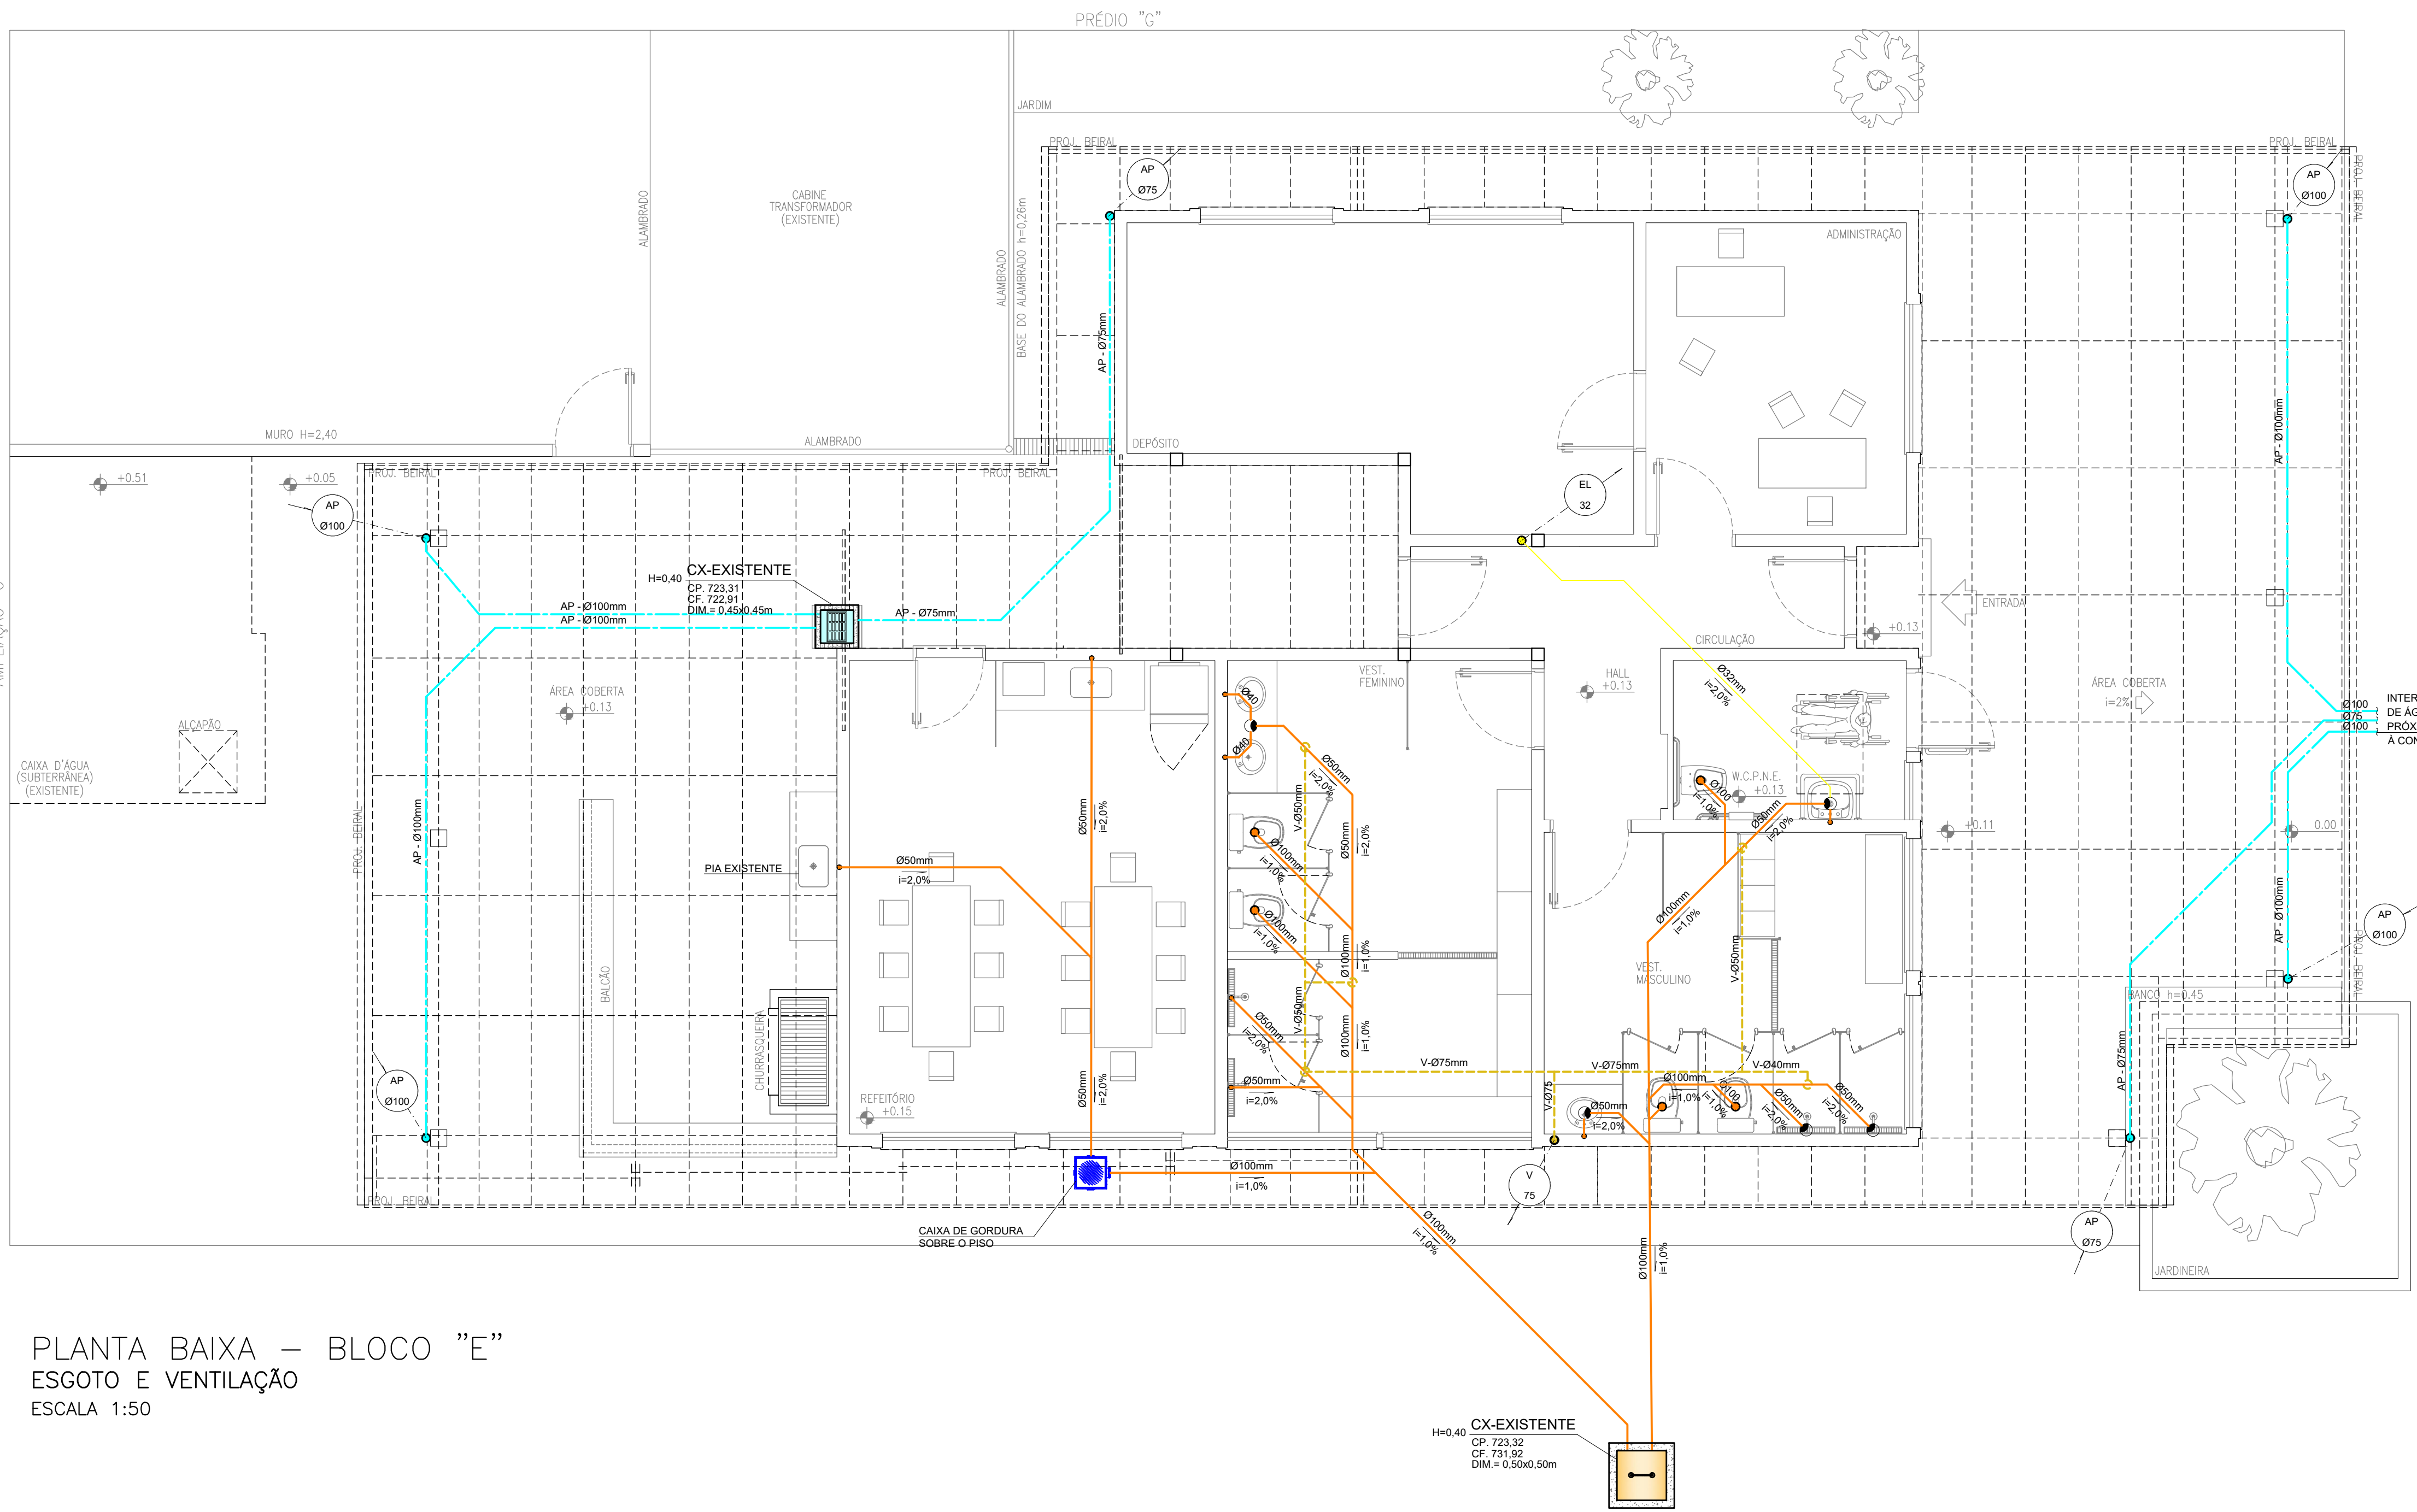

PLANTA BAIXA — BLOCO "E"
ESGOTO E VENTILAÇÃO
ESCALA 1:50

LEGENDA	
	AF
	AP
	E
	V
	RALO SIFONADO
	GRELHA HEMISFÉRICA
	PRUMADA
	PRUMADA DE VENTILAÇÃO
	REGISTRO DE PRESSÃO COM ACABAMENTO
	CAIXA DE INSPEÇÃO DE ESGOTO
	BOCA DE LEÃO COM GRELHA CENTRAL
	INDICAÇÃO DE DETALHE XX - NÚMERO DO DETALHE YYY - NÚMERO DA FOLHA
	INDICAÇÃO DE PRUMADA XX - TIPO DA PRUMADA YY - DIÂMETRO DA TUBULAÇÃO
	FLUXO DA TUBULAÇÃO XX - DIÂMETRO DA TUBULAÇÃO YY - DECLIVIDADE

NOTAS	
1 - P/ DETALHES CONSTRUTIVOS, VER PROJETO EXECUTIVO	
2 - A DECLIVIDADE MÍNIMA DA TUBULAÇÃO DE ESGOTO SERÁ: ATE 75mm i= 2 % ≥ 100mm i= 1 %	
3 - A TUBULAÇÃO DE ÁGUA PLUVIAL TERÁ DECLIVIDADE MÍNIMA DE 0,5 %	
4 - P/ POSIÇÃO E ALTURA EXATA DOS PONTOS, VER PROJ. "ARQUITETURA"	
5 - P/ DETALHES ISOMÉTRICOS, VER PROJETO EXECUTIVO	
6 - A COLUMNA DE VENTILAÇÃO DEVERÁ ELEVAR-SE À, NO MÍNIMO 30 cm ACIMA DO TELHADO	
7 - A CALHA DE COBERTURA DEVERÁ TER DECLIVIDADE MÍNIMA DE 0,5 % NO SENTIDO DO CAPTOR	
8 - P/ ESPECIFICAÇÕES DE MATERIAIS, VER MEMORIAL DESCRITIVO	

01	07/07/2020	EXCLUSÃO DO MICTÓRIO	L.O.
00	01/07/2020	EMIÇÃO INICIAL	L.O.
REVISÃO	DATA	DESCRIÇÃO	RESP.
PROJETISTA		PROJETO HIDRÁULICA	
		ESCALA 1:50	
EMPREENHIMENTO - OBRA		FASE PROJETO EXECUTIVO	
TÍTULO TÉRREO - BLOCO "E" ESGOTO, VENTILAÇÃO E ÁGUA PLUVIAL		FOLHA N. 02/04	
NOME DO ARQUIVO 007-IEE-HID-PE-002-R01	RESPONSÁVEL D. FERREIRA	DESENHISTA L. OLIVEIRA	REVISÃO 01