




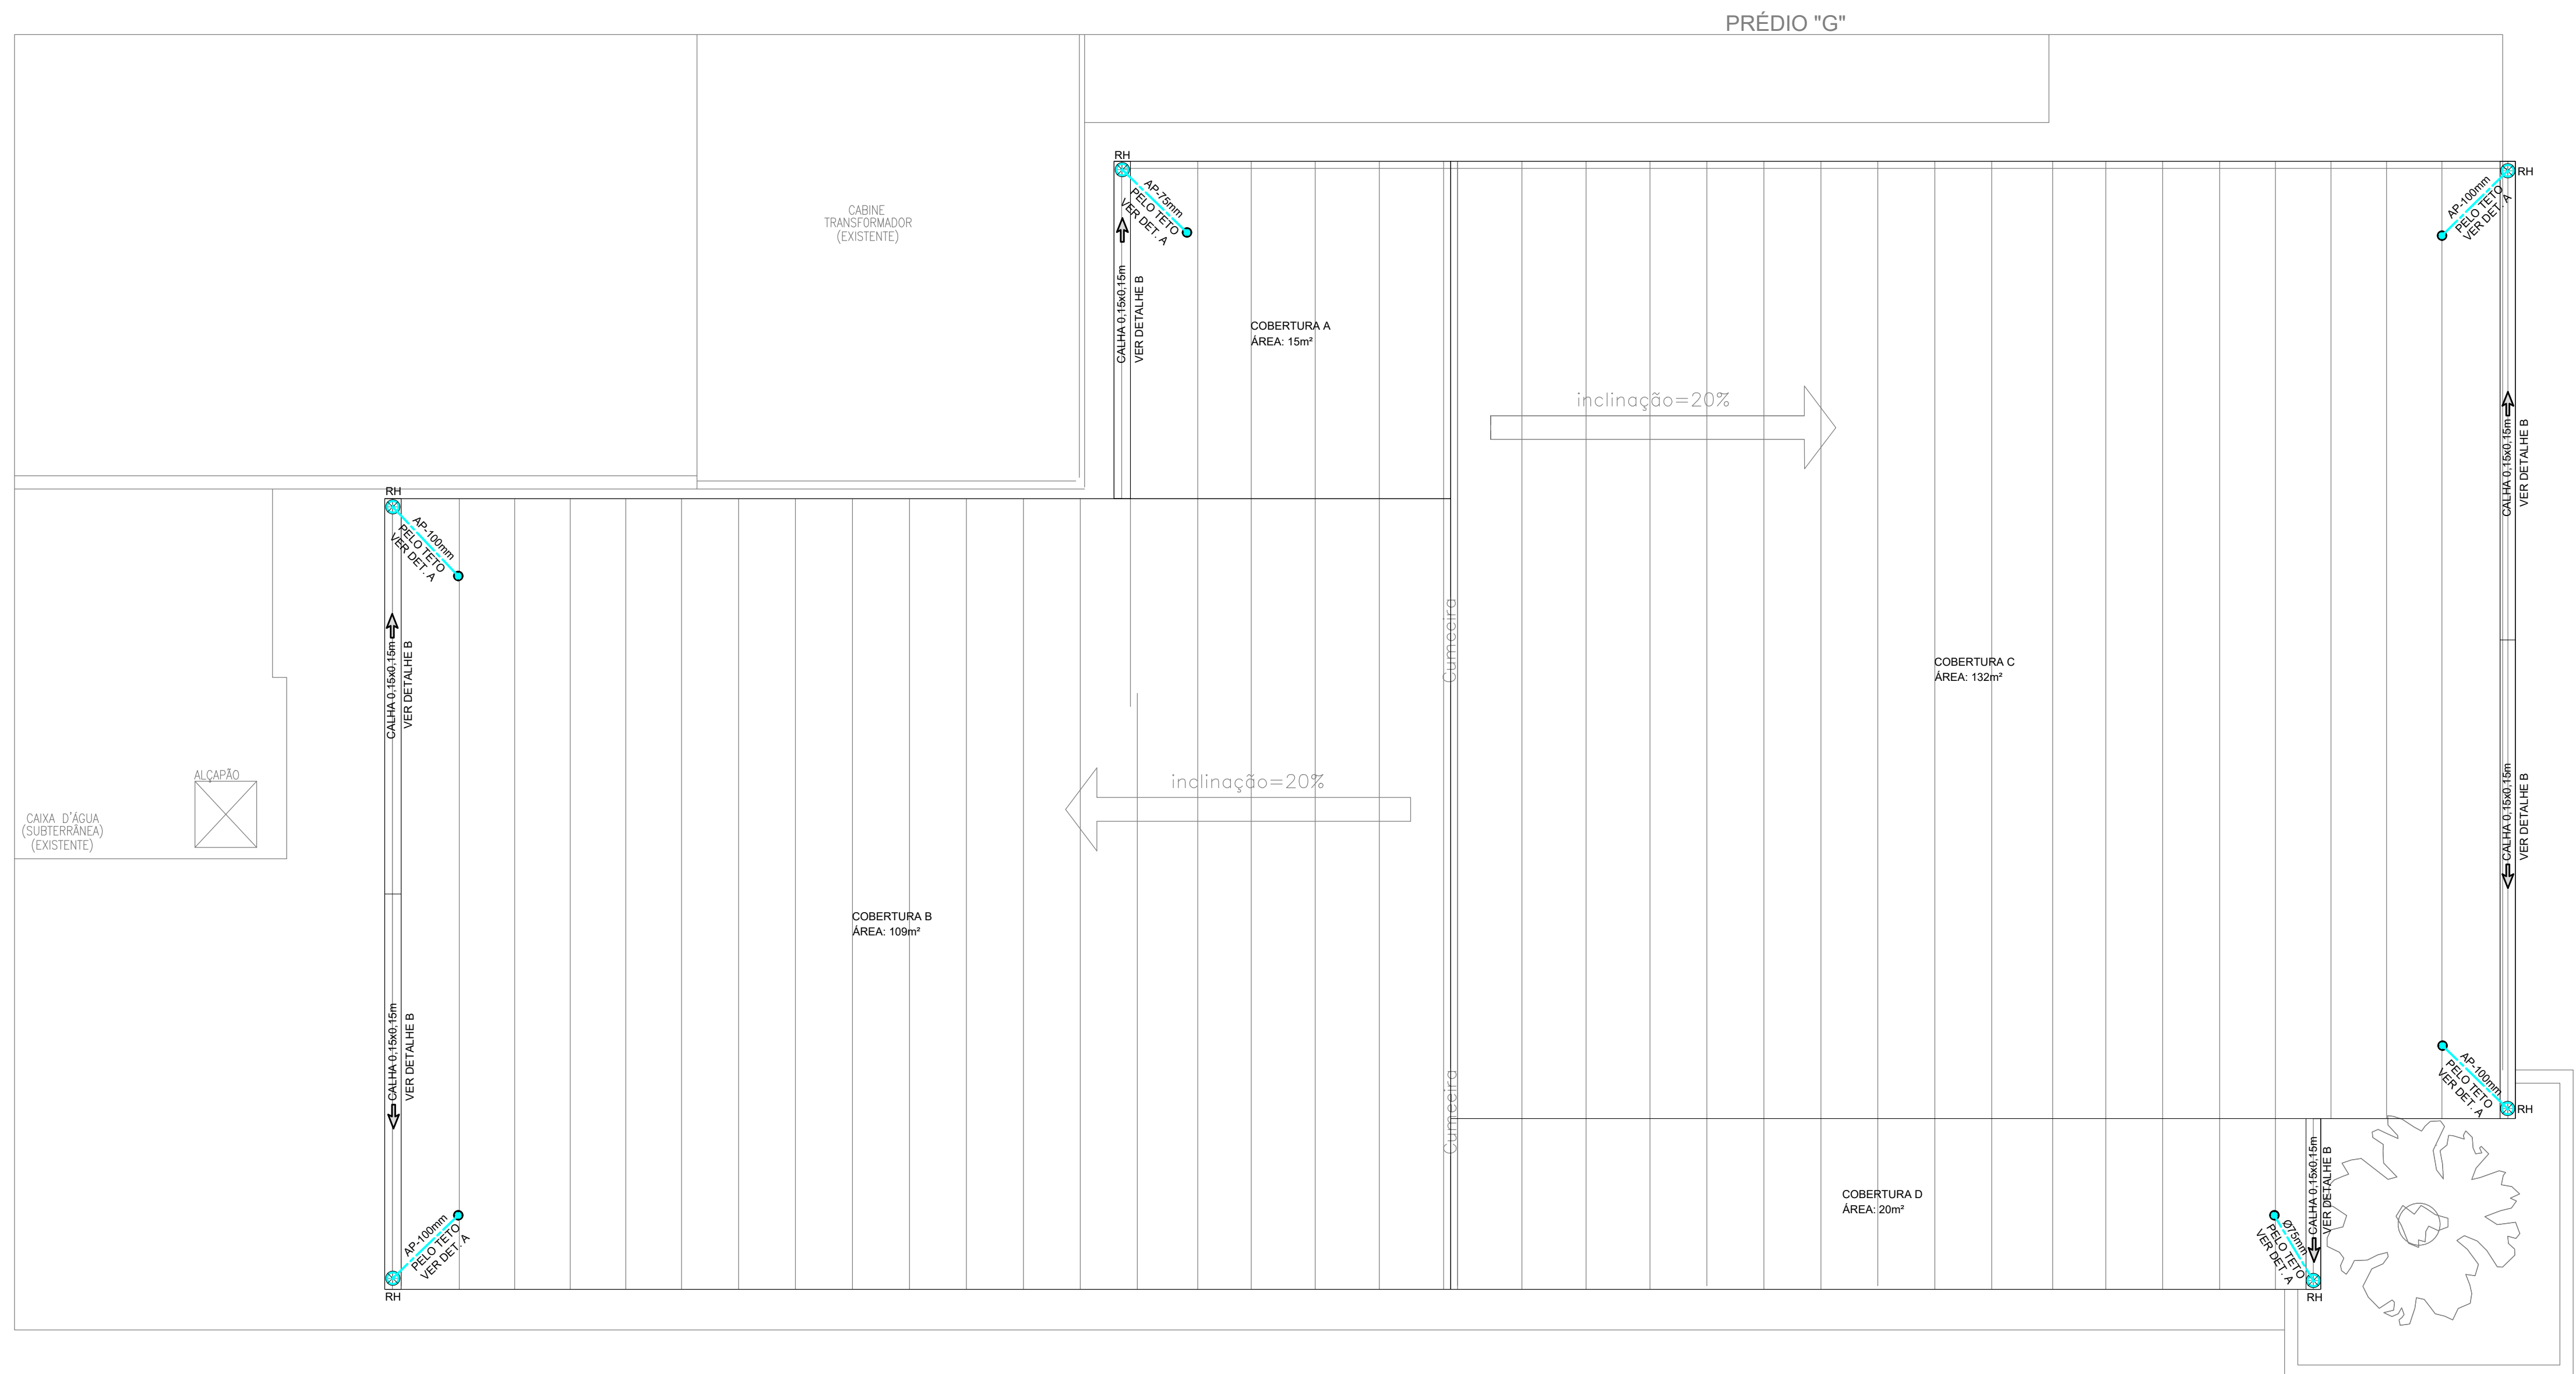



PLANTA BAIXA – BLOCO "E"
ÁGUA PLUVIAL
ESCALA 1:50

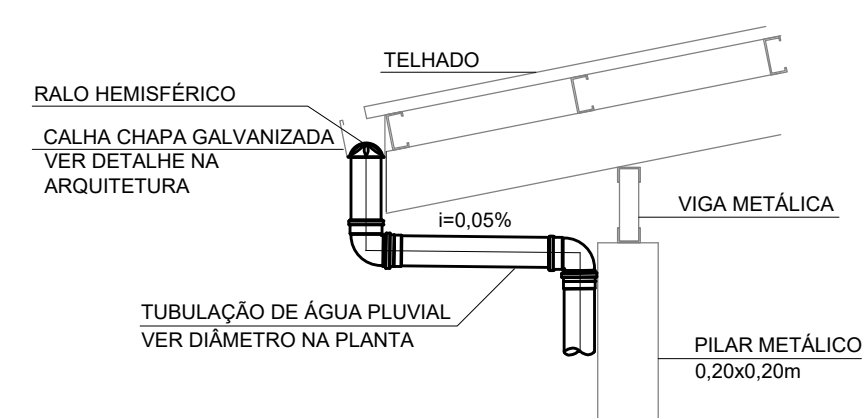

DETALHE A - CAPTAÇÃO DE ÁGUA PLUVIAL
ESCALA 1:25

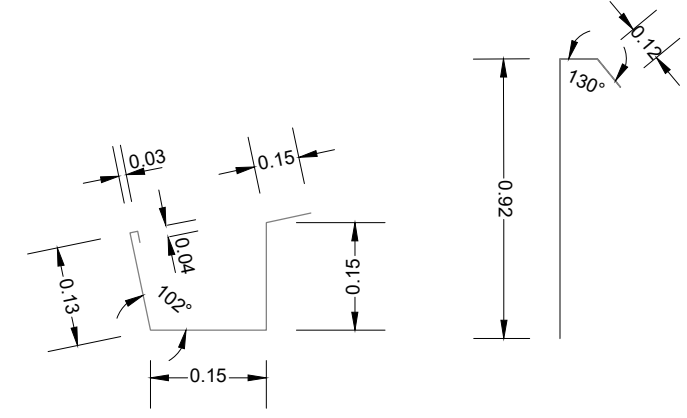

DETALHE B - DA CALHA E RUFO LATERAL
ESCALA 1:25

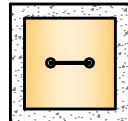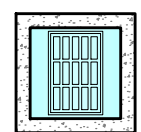	TUBULAÇÃO DE ÁGUA FRIA - PVC MARROM
	TUBULAÇÃO DE ÁGUAS PLUVIAIS - PVC SÉRIE R
	TUBULAÇÃO DE ESGOTO - PVC SÉRIE R
	TUBULAÇÃO DE VENTILAÇÃO - PVC MARROM
	RALO SIFONADO
	GRELHA HEMISFÉRICA
	PRUMADA
	PRUMADA DE VENTILAÇÃO
	REGISTRO DE PRESSÃO COM ACABAMENTO
	CAIXA DE INSPEÇÃO DE ESGOTO
	BOCA DE LEÃO COM GRELHA CENTRAL
	INDICAÇÃO DE DETALHE XX - NÚMERO DO DETALHE YY - NÚMERO DA FOLHA
	INDICAÇÃO DE PRUMADA XX - TIPO DA PRUMADA YY - DIÂMETRO DA TUBULAÇÃO
	FLUXO DA TUBULAÇÃO XX - TIPO DA TUBULAÇÃO YY - DECLIVIDADE

NOTAS	
1 - P/ DETALHES CONSTRUTIVOS, VER PROJETO EXECUTIVO	
2 - A DECLIVIDADE MINIMA DA TUBULAÇÃO DE ESGOTO SERÁ:	
ATE ø 75mm i= 2 %	
≥ 100mm i= 1 %	
3 - A TUBULAÇÃO DE ÁGUA PLUVIAL TERÁ DECLIVIDADE MINIMA DE 0,5 %	
4 - P/ POSIÇÃO E ALTURA EXATA DOS PONTOS, VER PROJ. "ARQUITETURA"	
5 - P/ DETALHES ISOMÉTRICOS, VER PROJETO EXECUTIVO	
6 - A COLUNA DE VENTILAÇÃO DEVERÁ ELEVAR-SE À, NO MINIMO 30 cm ACIMA DO TELHADO	
7 - A CALHA DE COBERTURA DEVERÁ TER DECLIVIDADE MINIMA DE 0,5 % NO SENTIDO DO CAPTOR	
8 - P/ ESPECIFICAÇÕES DE MATERIAIS, VER MEMORIAL DESCRITIVO	

01	07/07/2020	ADIÇÃO DETALHE A E B	L.O.
00	01/07/2020	EMISSÃO INICIAL	L.O.
REVISÃO	DATA	DESCRIÇÃO	RESP.
PROJETISTA  F&C SOLUÇÕES EM ENGENHARIA Telefone: 3360-9175 Site: www.fcong.com.br Endereço: Rua Vargem Grande, 32 Tatuapé, São Paulo -SP			PROJETO HIDRÁULICA
			ESCALA 1:50 FASE PROJETO EXECUTIVO
EMPENHAMENTO - OBRA INSTAUMENTO DE ENERGIA TÍTULO TÉRREO - BLOCO "E" ÁGUA PLUVIAL			FOLHA N. 03/04
NOME DO ARQUIVO 007-IEE-HID-PE-003-R01		RESPONSÁVEL D. FERREIRA	DESENHISTA L. OLIVEIRA
			REVISÃO 01