


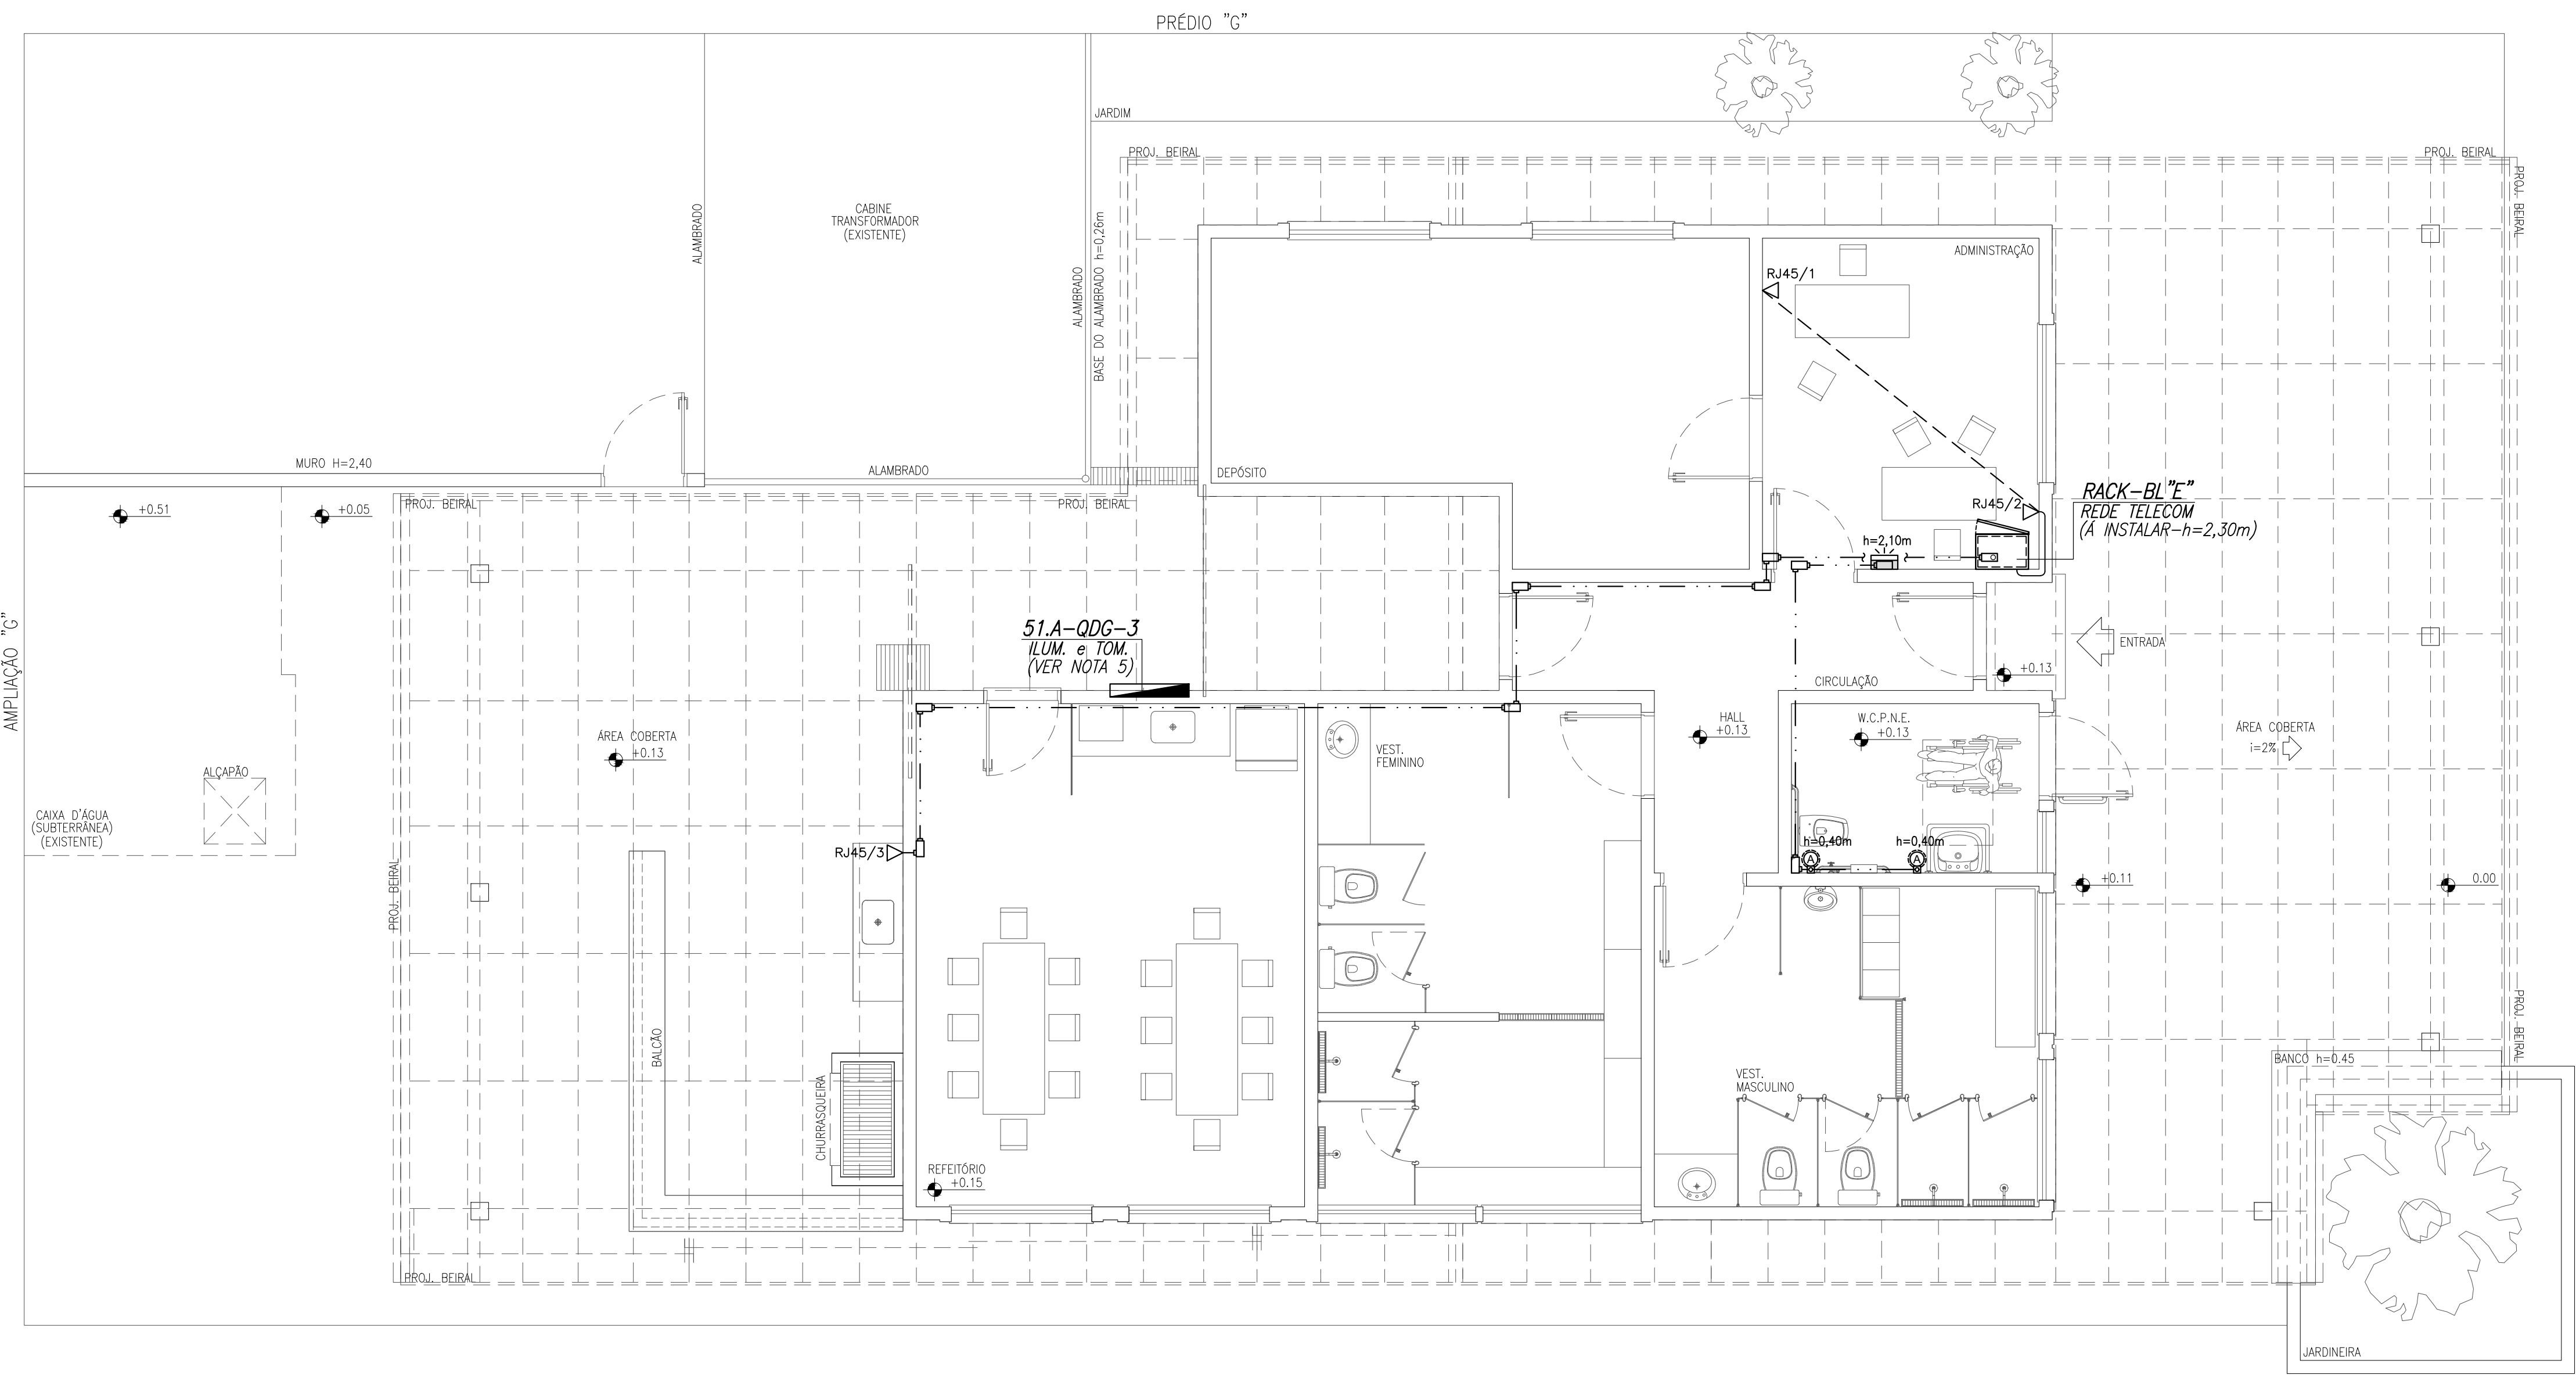

PLANTA BAIXA – BLOCO "E"
SISTEMAS ELETRÔNICOS
ESCALA 1:50

LEGENDA - EQUIPAMENTOS

- Pontos de rede estrutura para voz e dados, com conector RJ 45 para cabeamento estruturado em cabo UTP.
- Rack para rede de DADOS – Novo a instalar, suspenso a h=2,30m. Prever interligação com rede principal através de fibra óptica ao rack mais próximo.
- Painel áudio-visual para sinalização de emergência em sanitário PNE, h=2,10m. Previsão de infra seco, especificações conforme fabricante do sistema.
- Botoeira para acionamento de sinalização de emergência em sanitário PNE, h=0,40m. Previsão de infra seco, especificações conforme fabricante do sistema.

LEGENDA - TUBULAÇÃO

- Eletroduto em PVC rígido tipo roscável sobre o forro e ou parede, quando não dimensionado será Ø1";
- Eletroduto em PVC rígido tipo roscável embutido no piso, quando não dimensionado será Ø1";
- Eletroduto em AÇO GALVANIZADO tipo roscável instalado de forma aparente, quando não dimensionado será Ø1";

NOTAS GERAIS

- ELETRODUTOS NÃO COTADOS TERÃO DIÂMETRO DE Ø1" , E SERÃO DE AÇO GALVANIZADO;
- O RACK DE TELECOMUNICAÇÕES É EXISTENTE A PERMANECER, E DEVERÁ SER REFORMADO BUSCANDO SE READEQUAR A NOVA QUANTIDADE DE PONTOS APRESENTADOS NESTE PROJETO SENDO PREVISTO EM SUA PORTA DE FECHAMENTO LISTA DE PONTOS COM ORIGEM/DESTINO PARA MAPEAMENTO DE PONTOS.
- PERFILADOS NÃO COTADOS SERÃO DE 38x38mm EM FERRO GALVANIZADO;
- CAIXAS DE PASSAGEM NÃO DIMENSIONADAS SERÃO DE 4"x4"x2" EM AÇO GALVANIZADO.
- O QUADRO 51.A-QDG-3 É UM QUADRO EXISTENTE A SER REFORMADO CONFORME DIAGRAMA APRESENTADO EM PROJETO NA FOLHA 007-EE-ELE-PE-003. DEVERÃO SER SUBSTITUÍDOS DISJUNTORES, BARRAMENTOS E DEMAIS COMPONENTES. SERÁ MANTIDO O ALIMENTADOR ATUAL DE Ø120mm" INTERLIGANDO O QUADRO AO BLOCO G. ESTÃO PREVISTOS NO NOVO DIAGRAMA DISJUNTORES RESERVAS PARA ATENDER AOS CIRCUITOS EXISTENTES A PERMANECER. SE FAZ NECESSÁRIA A VISTORIA E ANÁLISE DO ALIMENTADOR EXISTENTE COM O OBJETIVO DE ASSEGURAR SUA INTEGRIDADE E BOM FUNCIONAMENTO ANTES DA INSTALAÇÃO DOS NOVOS CIRCUITOS. O ARMÁRIO DEVERÁ SER SUBSTITUÍDO COM O OBJETIVO DE ABRIGAR A QUANTIDADE INDICADA DE DISJUNTORES.

01	20/06/2020	REVISÃO PARA A INCLUSÃO DOS ALIMENTADORES DO QLF-BL"E"	R.P.S.
00	15/06/2020	EMISSÃO INICIAL	R.P.S.
REVISÃO	DATA	DESCRIÇÃO	RESP.
PROJETISTA			PROJETO ELÉTRICA
F & C Engenharia Civil F&C SOLUÇÕES EM ENGENHARIA Telefone: 3360-9175 Site: www.fceng.com.br Endereço: Rua Vargem Grande, 32 Tatuapé, São Paulo -SP			ESCALA 1:50
			FASE PROJETO EXECUTIVO
EMPENHAMENTO - OBRA			FOLHA N.
INSTITUTO DE ENERGIA - USP LESTE			02/04
TÍTULO			
TÉRREO - BLOCO "E" SISTEMAS ELETRÔNICOS			
NOME DO ARQUIVO			RESPONSÁVEL
007-IEE-ELE-PE-002-R01.dwg			D. FERREIRA
DESENHISTA			REVISÃO
R. PINHEIRO			01